 



01 PLANTA BAIXA - HIDRÁULICA
ESCALA: 1/50 UNID.: m

02 PLANTA BAIXA - ESGOTO SANITÁRIO
ESCALA: 1/50 UNID.: m




LEGENDA

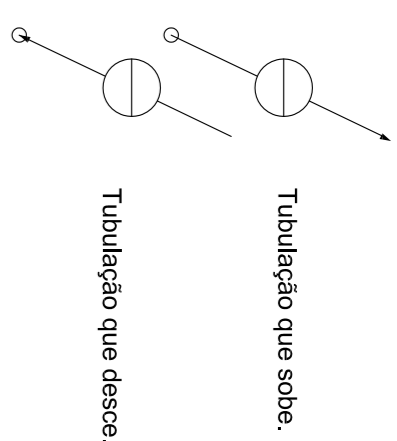

Tubulação de instalação hidráulica, de PVC soldável.

TE 90°

Registro de gaveta.

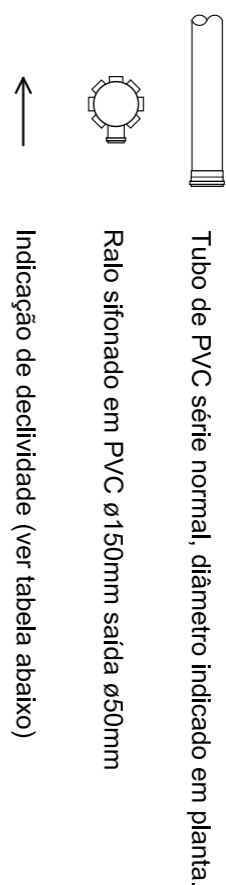

NOTAS:



- 1 - TODAS AS MEDIDAS, PLAVIMÉTRICAS OU ALTIMÉTRICAS, DEVERÃO SER CONFIRMADAS NO LOCAL;
- 2 - MEDIDAS EM METROS, DIÂMETRO DAS TUBULAÇÕES EM MILÍMETROS, EXCETO QUANDO INDICADO;
- 3 - AS TUBULAÇÕES DE HIDRÁULICA SERÃO EM PVC SOLDADÉL;
- 4 - NORMAS DE REFERÊNCIA NBR-5626, NBR-8180;
- 5 - AAS INSTALAÇÃO DOS EQUIPAMENTOS HIDRÁULICOS SERÁ USANDO CONEXÃO EM PVC COM BUCHA DE LATÃO NA BÍTLA INDICA EM PLANTA.

- Tabela de declividade:	
Diâmetro nominal(mm)	Declividade mínima(%)
<= 75	2
>=100	1


RG - Registro de gaveta
RP - Registro de pressão
AF - Tubulação de água fria
TV - Tubo de ventilação
VS - Vaso sanitário
CH - Chuveiro
LV - Lavabo
RS - Ralo sifonado
CP - Caixa de passagem

OBSERVAÇÕES

- Conferir medidas no local;
- Em caso de conflito de cotas, prevalece o desenho de menor escala;
- Em caso de dúvida consulte sempre o autor do projeto;
- Reprodução total ou parcial deste material é vedada sob os Direitos Autorais reservados de acordo com a Lei Federal 9.610 de 19 de Fevereiro de 1998;

00	Emissão inicial	29/09/2019
RENHO	ASSINTO	
PROJETO	ASSINTO	
PROJETO DE RESTAURAÇÃO DA IGREJA DE SÃO JOÃO BATISTA EM BARRA DE SÃO JOÃO-AC		
LOCALIZAÇÃO	DESCRIÇÃO	
terreno: adiant zona: CASARINHO DE AGRICULTURA bairro: de São João município: Barra de São João estado: Pernambuco país: Brasil	NOME DO ASSINTO 22-HIS-PB-R001 (1) dwg	
CONTROLE		
  RUAZÃO SOCIAL - Fundação Cultural Casarinhos de Barra de São João ENECOP 2 (01-078-009-001-08) ENDECOOP - Rua Sábina (c/rua) 188, Centro - Casarinho M/PO CONTRATO: 01/15/2021	EMISSÃO DE PROJETO <input type="checkbox"/> PROJETO BÁSICO <input checked="" type="checkbox"/> PROJETO EXECUTIVO	

URBANACON
CONSEJERÍA DE OBRAS PÚBLICAS



RAZÓN SOCIAL:
URBANACON Consultas Urbanas As. & Gen. de Proyectos L.
C.V. 01707628 000150

R/RA ALVARO ALVIM, 24 - 803 (CINELANDIA, RIO DE JANEIRO - RJ)
C/PU: 2003-410
TELEFONO: (21) 99891-31-882 E/MAIL: PROJETOS@URBANACON.COM.BR
SITE: URBANACON.COM.BR

COPIE:
Carlos Fernando Andrade - Coord. Ger.
 CAIX: A2751-0
Leandro Campos - Coord. Técnica
 CAIX: A5042-6
Igor Klein - Arquiteto
 CAIX: A242181-0
Felipe Schramm - Projetoista
 CRT: 951000323

DESENHO		FOLHA (REVISÃO)
PLANTA - PROJETO EXECUTIVO		01/01 (REV01)
ESCALA	UNIDADE	DATA
1:50	Metros	13/06/2022