


PLANTA NÍVEL 2
ESCALA 1 : 50

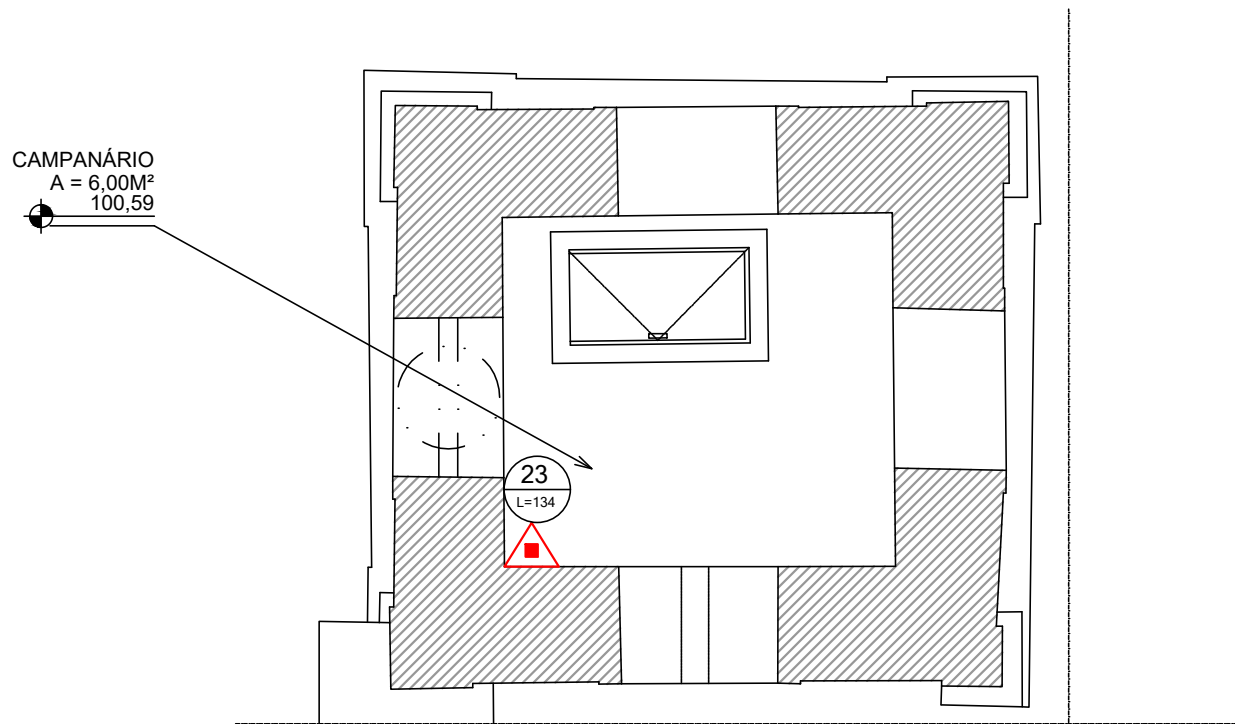


PLANTA BAIXA NÍVEL 3
ESCALA 1 : 50

01	ESPECIFICAÇÃO DE PISOS
01	LAJOTA CERMÂMICA
02	ASSALMO DE MADEIRA DE 18 (PERFIL NÃO EMERGENCIAL)
03	LAJOTA CERMÂMICA (SA)
04	ACRÍLICOS HIDRÁULICOS
05	PISOS CERMÂNICOS
06	ASSALMO DE MADEIRA (CORO)

01	ESPECIFICAÇÃO DE PAREDES
01	PAREDE ARGAMASSADA EXISTENTE, COM PINTURA A BASE DE CAL, TOM BRANCO.
02	ALVENARIA DE PEDRA, APARENTE
03	REVESTIMENTO CERMÂMICO
04	MADEIRA, TOM BRANCO


01	ESPECIFICAÇÃO DE FORMAS E CIMAISMAS
01	FORNO DE MADEIRA DO TIPO SAH E BULSA, TOM BRANCO.
02	TETO SEM FORNO, TELHADO EXISTENTE APARENTE
03	CUPULA, ARGAMASSA
04	ESPECIFICAÇÃO DE RODAPÊ
01	RODAPÊ EM MADEIRA, ALTURA DE 20cm
02	RODAPÊ EM MADEIRA, ALTURA DE 11cm

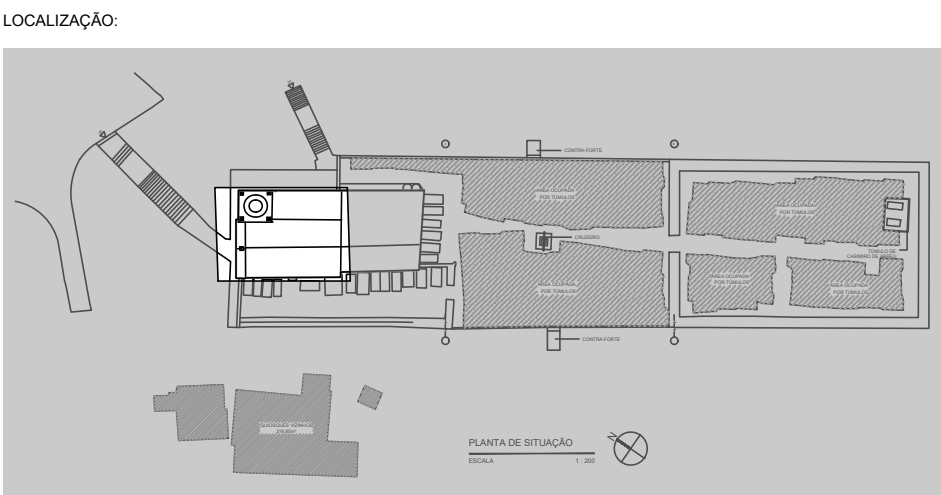

LEGENDA DE EQUIPAMENTOS DE COMBATE A INCÊNDIO	
REPRESENTAÇÃO	DESCRIÇÃO
	EXTINTOR DE PÓ QUÍMICO SECO TIPO ABC CAP. EXT.: 2-A-20-B-C
	LUMINÁRIA DE EMERGÊNCIA TIPO 2X FAROL

LEGENDA SINALIZAÇÃO DE COMBATE A INCÊNDIO		
CÓDIGOS/ DIMENSÕES (mm)	PLACAS	SIGNIFICADO
16D 316x159		ESCALA DESCIDA
23 113x134		EXTINTOR DE INCÊNDIO

 SINALIZAÇÃO DE ORIENTAÇÃO




- A) CÓDIGO: 16D
B) SIGNIFICADO: ESCADA DE EMERGÊNCIA;
C) APLICAÇÃO: INDICAÇÃO DO SENTIDO (DESCIDA) NO INTERIOR DA ESCADA;
D) INSTALAÇÃO: A 1,80m DO PISO;
E) MATERIAL: PLACA DE PVC BRANCA FOTOLUMINESCENTE, ANTICHAMA E FUNDO VERDE.

SINALIZAÇÃO DE EQUIPAMENTOS




- A) CÓDIGO: 23
B) SIGNIFICADO: EXTINTOR DE INCÊNDIO;
C) APLICAÇÃO: INDICAÇÃO DA LOCALIZAÇÃO DO EXTINTOR;
D) INSTALAÇÃO: A 1,80m DO PISO E ACIMA DO EXTINTOR;
E) MATERIAL: PLACA DE PVC BRANCA FOTOLUMINESCENTE, ANTICHAMA E FUNDO VERMELHO.


VISTA FRONTAL

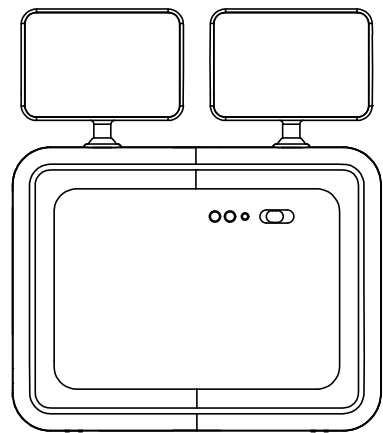

VISTA LATERAL

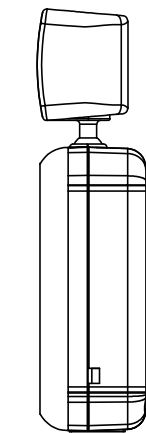

DETALHE DA LUMINÁRIA DO TIPO 2X FAROL
(ILUMINAÇÃO DE EMERGÊNCIA)
SEM ESCALA

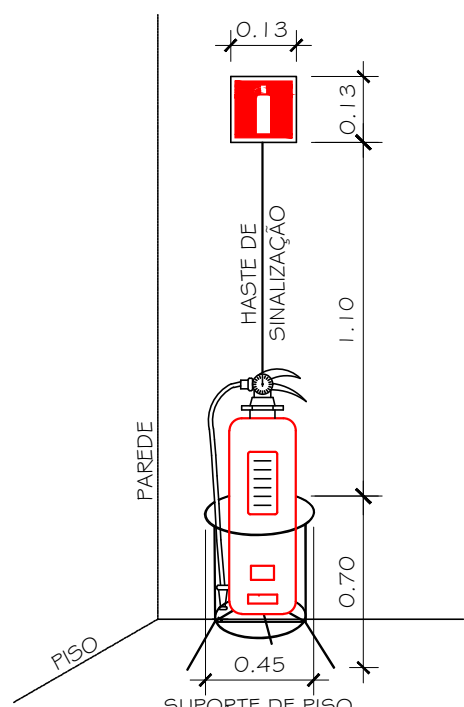

INSTALAÇÃO DE EXTINTORES
SEM ESCALA

OBSERVAÇÕES

- Conferir medidas no local;
- Em caso de conflito de cotas, prevalece o desenho de menor escala;
- Em caso de dúvida consulte sempre o autor do projeto;
- Reprodução total ou parcial deste material é vedada sob os Direitos Autorais reservados de acordo com a Lei Federal 9.610 de 19 de Fevereiro de 1998.

REVISÃO	ASSUNTO	DATA
00	Emissão inicial	13/06/2022

PROJETO		DISCIPLINA
PROJETO DE RESTAURAÇÃO DA IGREJA DE SÃO JOÃO BATISTA EM BARRA DE SÃO JOÃO-RJ		PREVENÇÃO E COMBATE A INCÊNDIO
LOCALIZAÇÃO	NOME DO ARQUIVO	
ENDEREÇO	IGREJA BSJ-INC-R00.dwg	
CONTRATANTE	ETAPAS DE PROJETO	
RAZÃO SOCIAL: Fundação Cultural Casimiro de Abreu	<input type="checkbox"/> LEVANTAMENTO	
ENDEREÇO: Rua Salomão Ginsburg, 168, Centro - Casimiro de Abreu/RJ	<input type="checkbox"/> REVISÃO DO ESTUDO PRELIMINAR	
Nº DO CONTRATO: 013/ 2021	<input type="checkbox"/> ANTEPROJETO	
COORDENAÇÃO:	<input checked="" type="checkbox"/> PROJETO LEGAL	
RAZÃO SOCIAL: URBANACON Consultas Urbanas Ass. e Geren. de Projetos LTDA	<input checked="" type="checkbox"/> PROJETO EXECUTIVO	
ENDEREÇO: Rua Alvaro Alvim, 24 - 803 / CINELÁNDIA, RIO DE JANEIRO - RJ		
CEP: 20031-010		
TELEFONE: (21) 99913-1822		
SITE: URBANACON.COM.BR		
ELABORAÇÃO	RAZÃO SOCIAL: BLC Projetos e Assessoria	
RESP. TÉCNICO: Bárbara L. Canto		
CAU: A 89480-7		
ASSINATURA		
DESENHO	PLANTAS BAIXAS NÍVEL 2 E 3	FOLHA (REVISÃO)
ESCALA: 1:50	UNIDADE: Metros	DATA: 13/06/2022
		06/10 (REV00)